

comune di
SANGUINETTO

provincia di
VERONA

PROGETTO

PER REALIZZAZIONE DI UNA TETTOIA
PRESSO LA SCUOLA SECONDARIA DI I° GRADO
SEDE DELL' ISTITUTO COMPRENSIVO

UBICAZIONE: Sanguinetto, Via Sinopoli

PROPRIETA': Comune Sanguinetto

PROGETTISTA: Arch. Sergio Ambrosi

TAV. 4	IMPIANTO ELETTRICO	scala 1:100
--------	--------------------	-------------

ARCHITETTI
AMBROSI
MARANGONI


Via Madre Teresa di Calcutta,13
37053 CEREA VR
tel. 0442/320088
fax. 0442/325028
architetti@ambrosimarangoni.it

Lo studio ARCHITETTI AMBROSI MARANGONI si riserva a termini di legge la proprietà del presente disegno con divieto di riprodurlo o cederlo a terzi senza sua autorizzazione

LEGENDA SIMBOLI

-  Plafoniera a LED 2x30 - CLII - IP65
-  Punto comando interrotto
-  Centralino elettrico
-  Presa UNEL
-  Punto prese esistente

PLANIMETRIA PIANO TERRA Scala 1:100
AREA INTERVENTO - IMPIANTO ELETTRICO

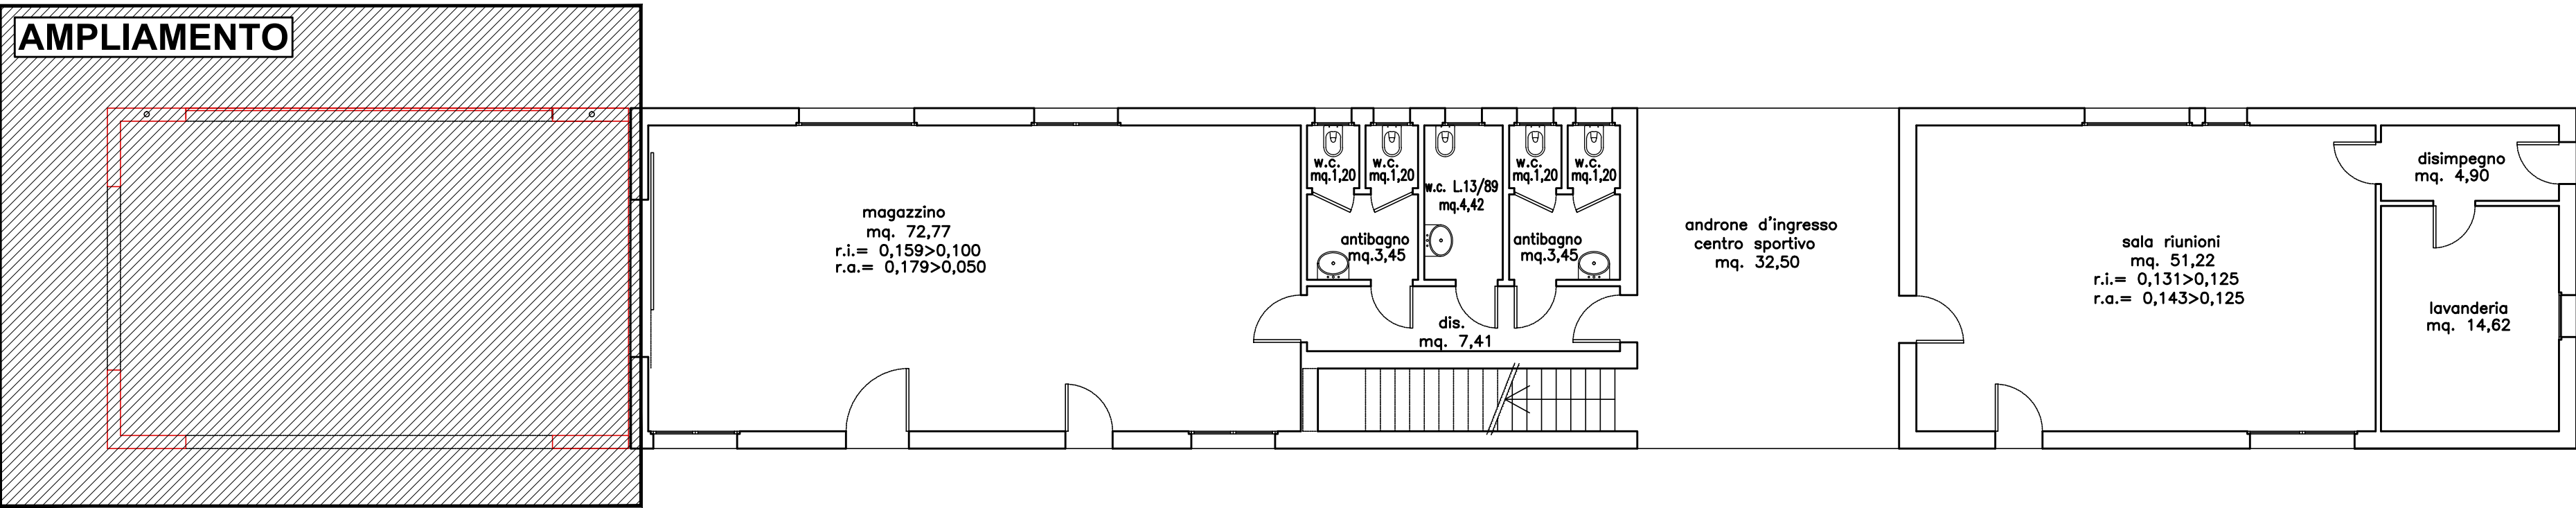

PLANIMETRIA PIANO TERRA Scala 1:100
COMPONENTI - IMPIANTO ELETTRICO

